




Pianta Piano Terra - Scala 1 : 100

LEGENDA

- POZZETTO DI TERRA 600x600 mm.
- GRUPPO PRESE UNEL BIPASSO 10/16A
- GRUPPO PRESE RJ45 (TELEFONO+DATI)
- NODO EQUIPOTENZIALE
- CONDUETTURA DISCENDENTE
- CONDUETTURA ASCENDENTE
- SEGNALAZIONE ACUSTICO/LUMINOSA PER ALLARME BAGNO
- GRUPPO ACCENSIONE DI PIANO
- INTERRUTTORE UNIPOLARE
- QUADRO ELETTRICO GENERALE
- ELETTROSERRATURA
- PULSANTIERA CITOFONICA
- CORNETTA CITOFONICA
- CASSETTA DI DERIVAZIONE
- CAVIDOTTO SOTTO TRACCIA

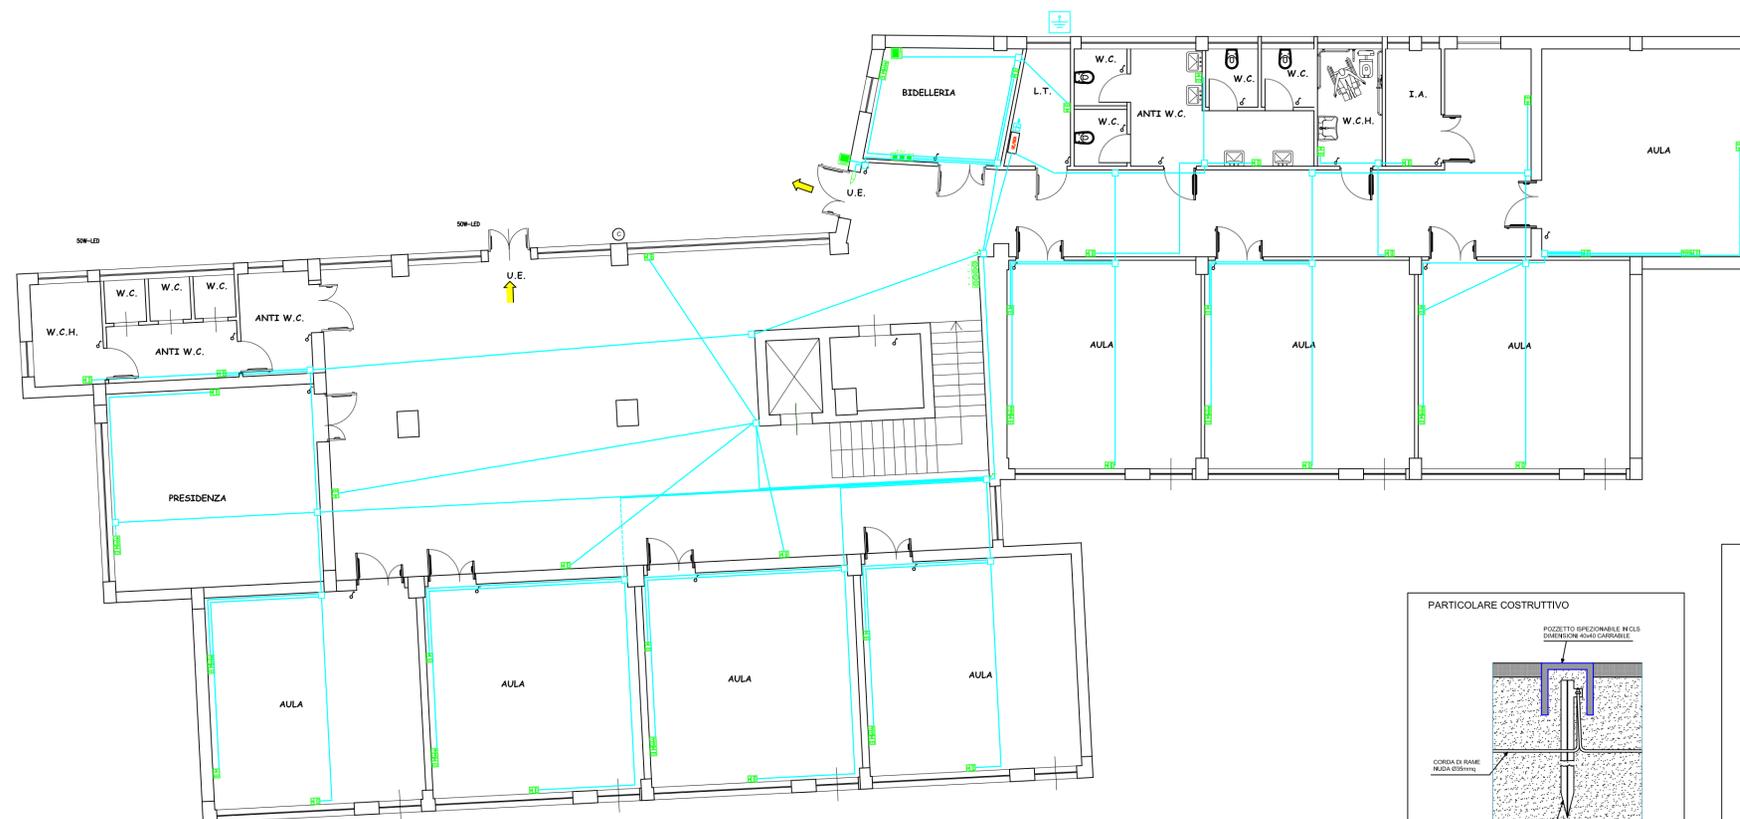

Pianta Piano Primo - Scala 1 : 100

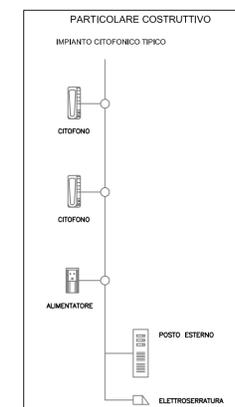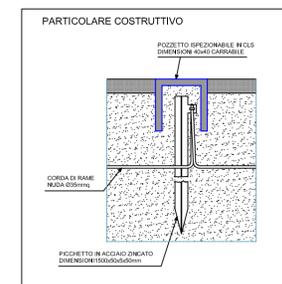

COMUNE DI ALESSANDRIA DELLA ROCCA
PROVINCIA DI AGRIGENTO

Lavori di completamento e ristrutturazione
dell'Istituto Comprensivo ed adeguamento
alle normative di sicurezza

Progettista
Ing. Stefano Leto Barone

Stefano Leto Barone
Dott. Ing. Stefano Leto Barone
Incarico al n. 689 Albo Ordine Ingegneri
Provincia di Agrigento
S. STEFANO QUIQUINA

ELABORATO RIVISTO ED ADEGUATO DAL RUP

PROGETTO ESECUTIVO

TAV.13 Titolo "Impianto Elettrico"

Scala	Data	Revisione
1:100	07/03/2016	