


Pianta Piano Terra - Scala 1 : 100

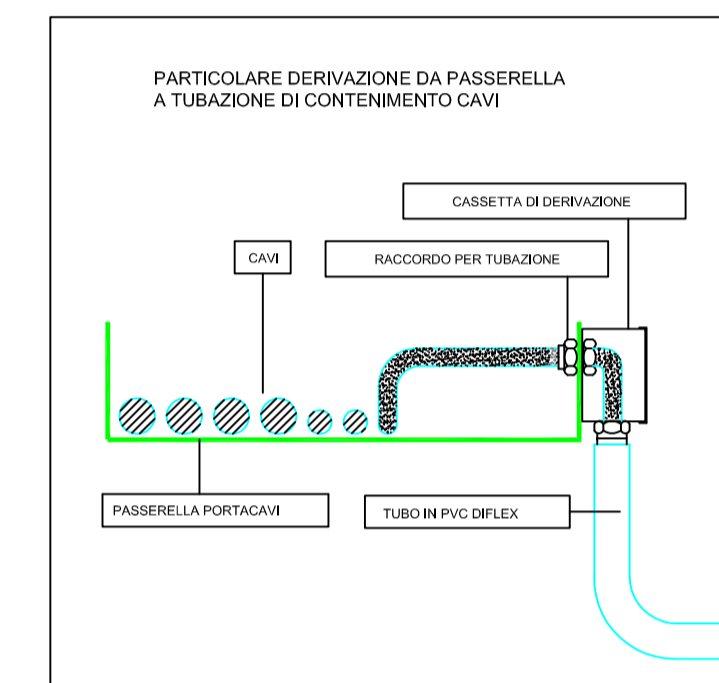

Pianta Piano Primo - Scala 1 : 100

LEGENDA

	PLAFONIERA SCHERMO LAMELLARE OTTICA DARK LIGHT - 4x14W
	IDEM C.S. - DOTATA DI GRUPPO MINI-INVERTER CON 1 TUBO 14W IN EMERGENZA
	GRUPPO AUTNOMONO DI EMERGENZA 8W
	PROIETTORE PER ESTERNO
	GRUPPO ACCENSIONE
	INTERRUTTORE UNIPOLARE
	CREPUSCOLARE
	QUADRO ELETTRICO PIANO TERRA
	QUADRO ELETTRICO GENERALE
	CANALE DI DISTRIBUZIONE mm. 150x75 (2 scomparti)
	CASSETTA DI DERIVAZIONE CAVIDOTTO CIRCOLARE FLESSIBILE IN PVC CORRUGATO
	CAVIDOTTO CIRCOLARE FLESSIBILE IN PVC CORRUGATO SOTTOTRACCIA

COMUNE DI ALESSANDRIA DELLA ROCCA
PROVINCIA DI AGRIGENTO

Lavori di completamento e ristrutturazione
dell'Istituto Comprensivo ed adeguamento
alle normative di sicurezza

Progettista
Ing. Stefano Leto Barone

Stefano Leto Barone
Dott. Ing. Stefano Leto Barone
Incarico al n. 689 Albo Ordine Ingegneri
Provincia di Agrigento
S. STEFANO QUISSUNA

ELABORATO RIVISTO ED ADEGUATO DAL RUP

PROGETTO ESECUTIVO

TAV.14B Titolo "Impianto di illuminazione - distribuzione linee"

Scala	Data	Revisione
1:100	07/03/2016	