


Pot. (btu/h)	DIAMETRI TUBAZIONI GAS R410A				Spessore (mm.)
	Liquido		Gas		
	(est.)	(nomin.)	(est.)	(nomin.)	
12000	6,35	1/4"	9,52	3/8"	0,8
18000	6,35	1/4"	12,70	1/2"	0,8

 
Pianta Piano Terra - Scala 1 : 100

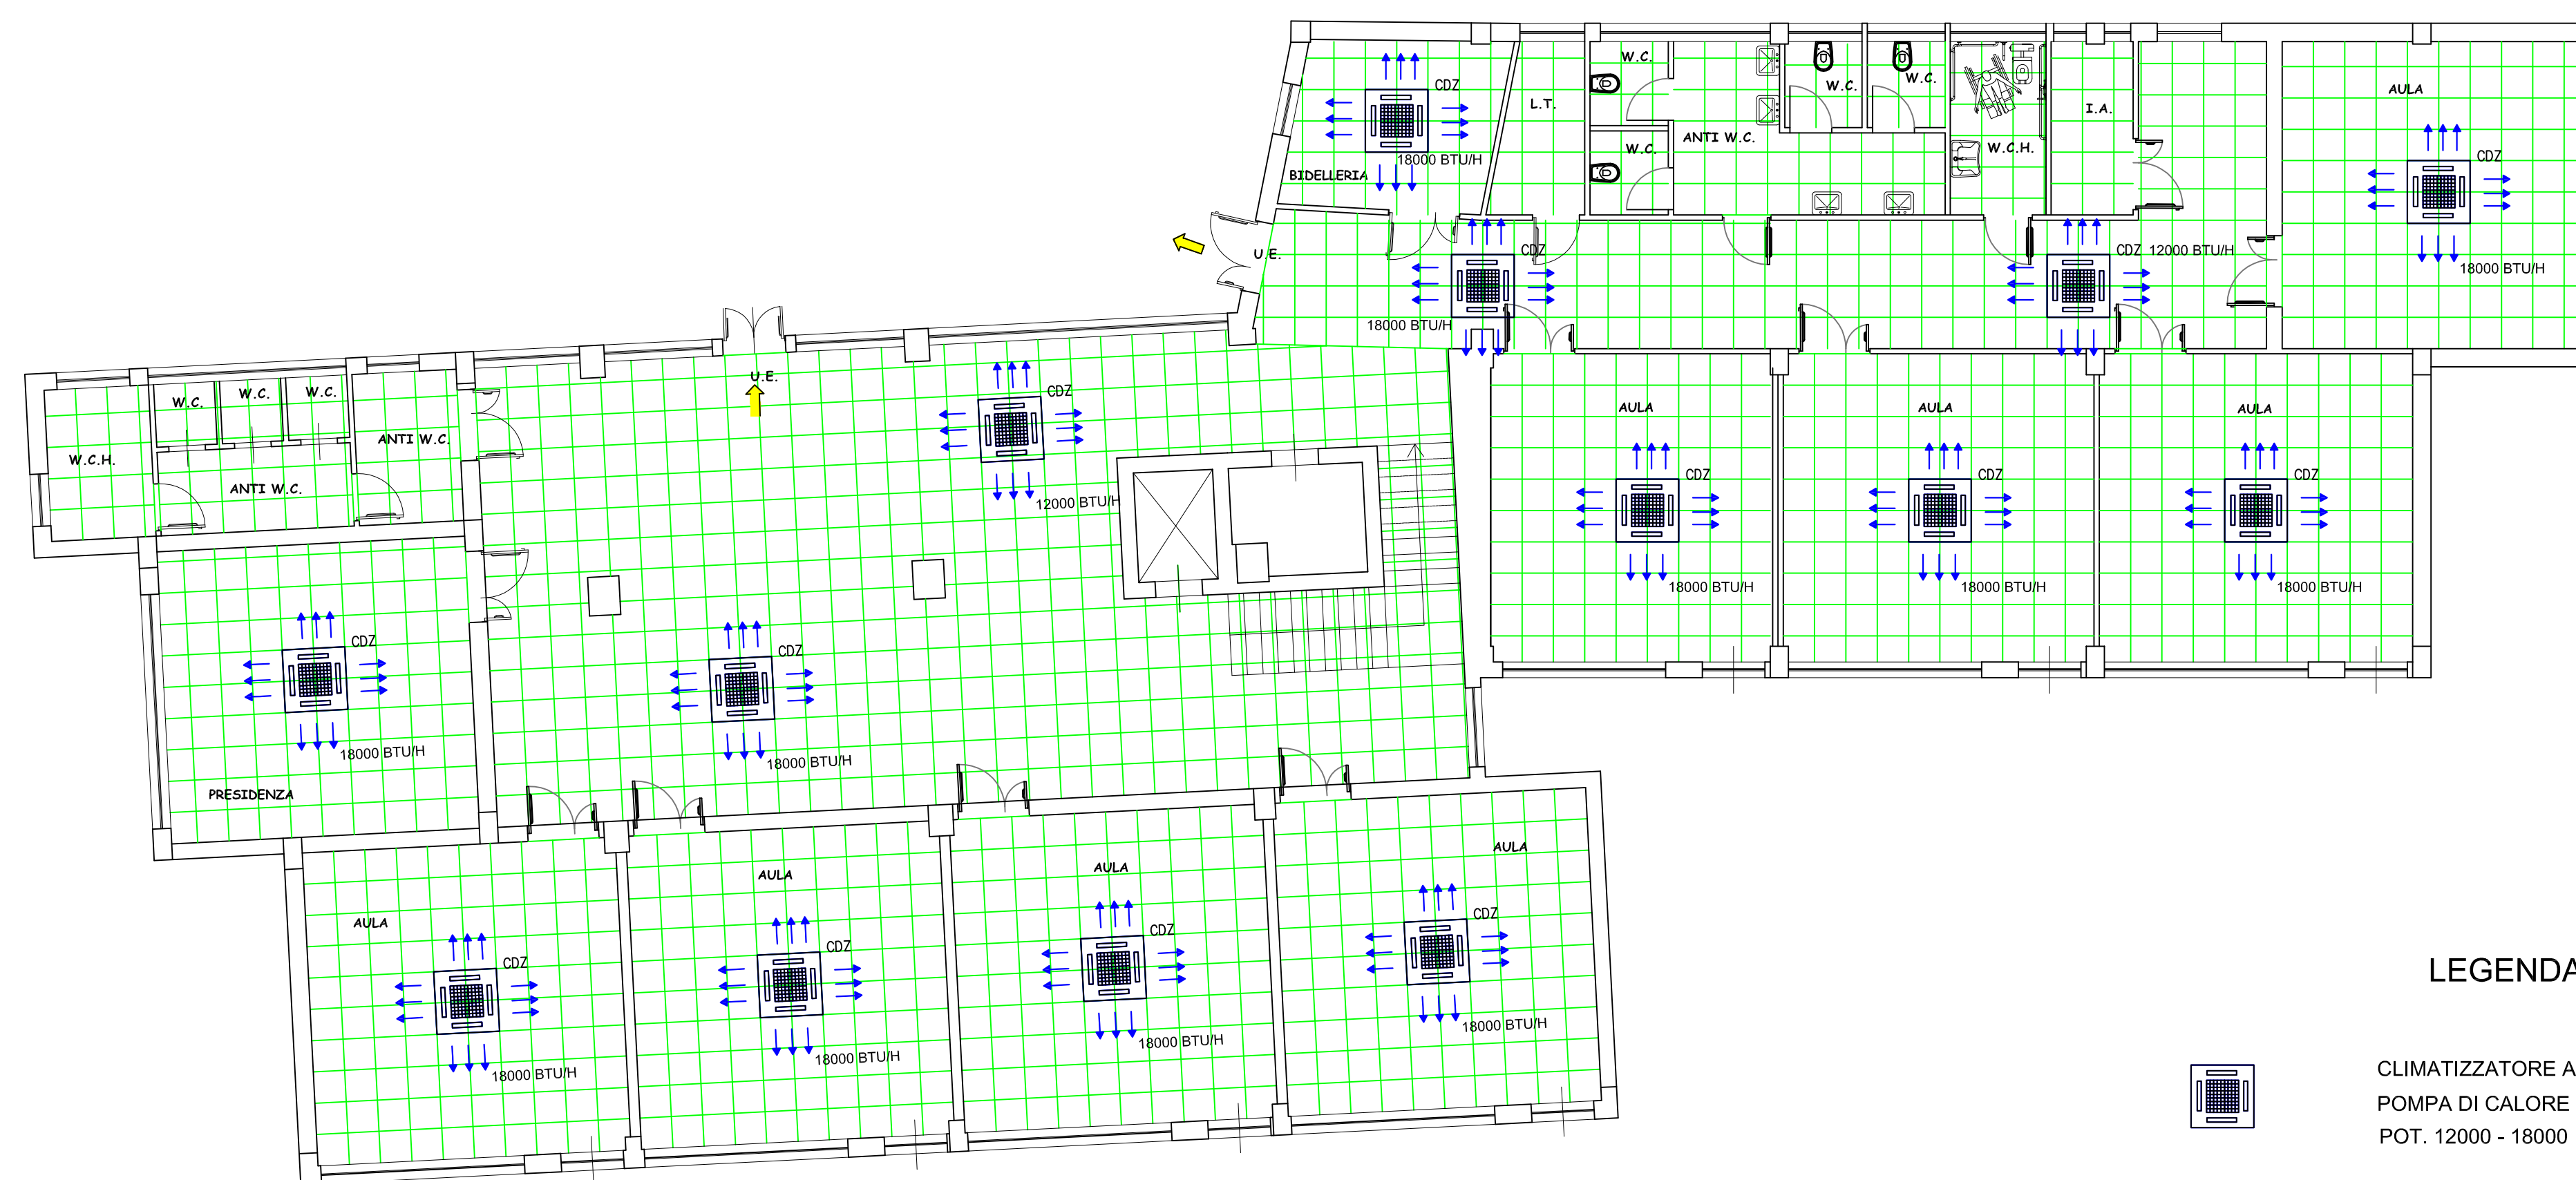

Pianta Piano Primo - Scala 1 : 100



CLIMATIZZATORE A CASSETTA 4 VIE
POMPA DI CALORE - R 410A
POT. 12000 - 18000 BTU/H



U.E.

LEGENDA

COMUNE DI ALESSANDRIA DELLA ROCCA
PROVINCIA DI AGRIGENTO

Lavori di completamento e ristrutturazione
dell'Istituto Comprensivo ed adeguamento
alle normative di sicurezza

Progettista
Ing. Stefano Leto Barone

Stefano Leto Barone
Dott. Ing. Stefano Leto Barone
Incaricato al n. 689 Albo Ordine Ingegneri
Provincia di Agrigento
S. STEFANO OLISQUINA

ELABORATO RIVISTO ED ADEGUATO DAL RUP

PROGETTO ESECUTIVO

TAV. 15A

Titolo "Impianto di Condizionamento -
Distribuzione corpi riscaldanti"

Scala

1:100

Data

07/03/2016

Revisione